


INFORMAÇÕES PROJETO ELÉTRICO


QUADRO DE CARGAS – ILUMINAÇÃO E TOMADAS									
CD.	Circuito	Lâmpodas Pontos	Tomadas Pontos	Tom. Especiais Pontos	Total Watts	Disj. ( A )	Cond. mm <sup>2</sup>	Fase	
ÚNICO	1	5	2		2.200	25	6,00	R	
	2	5	1		2.100	25	6,00	S	
	3	5	1		2.100	25	6,00	R	
	4	5	2		2.200	25	6,00	R	
						TOTAL W			

LEGENDA

- ☐ Refletor vapor metálico 400w
- Tomada alta c/ interruptor baixo
- Tomada alta
- Tomada baixa c/ interruptor
- Extingtor ABC 4KG – fixado na parede
- SAIDA Placas de indicação de saídas de emergência
- 960 Luminárias de emergência c/ reflexores. 960 lumens

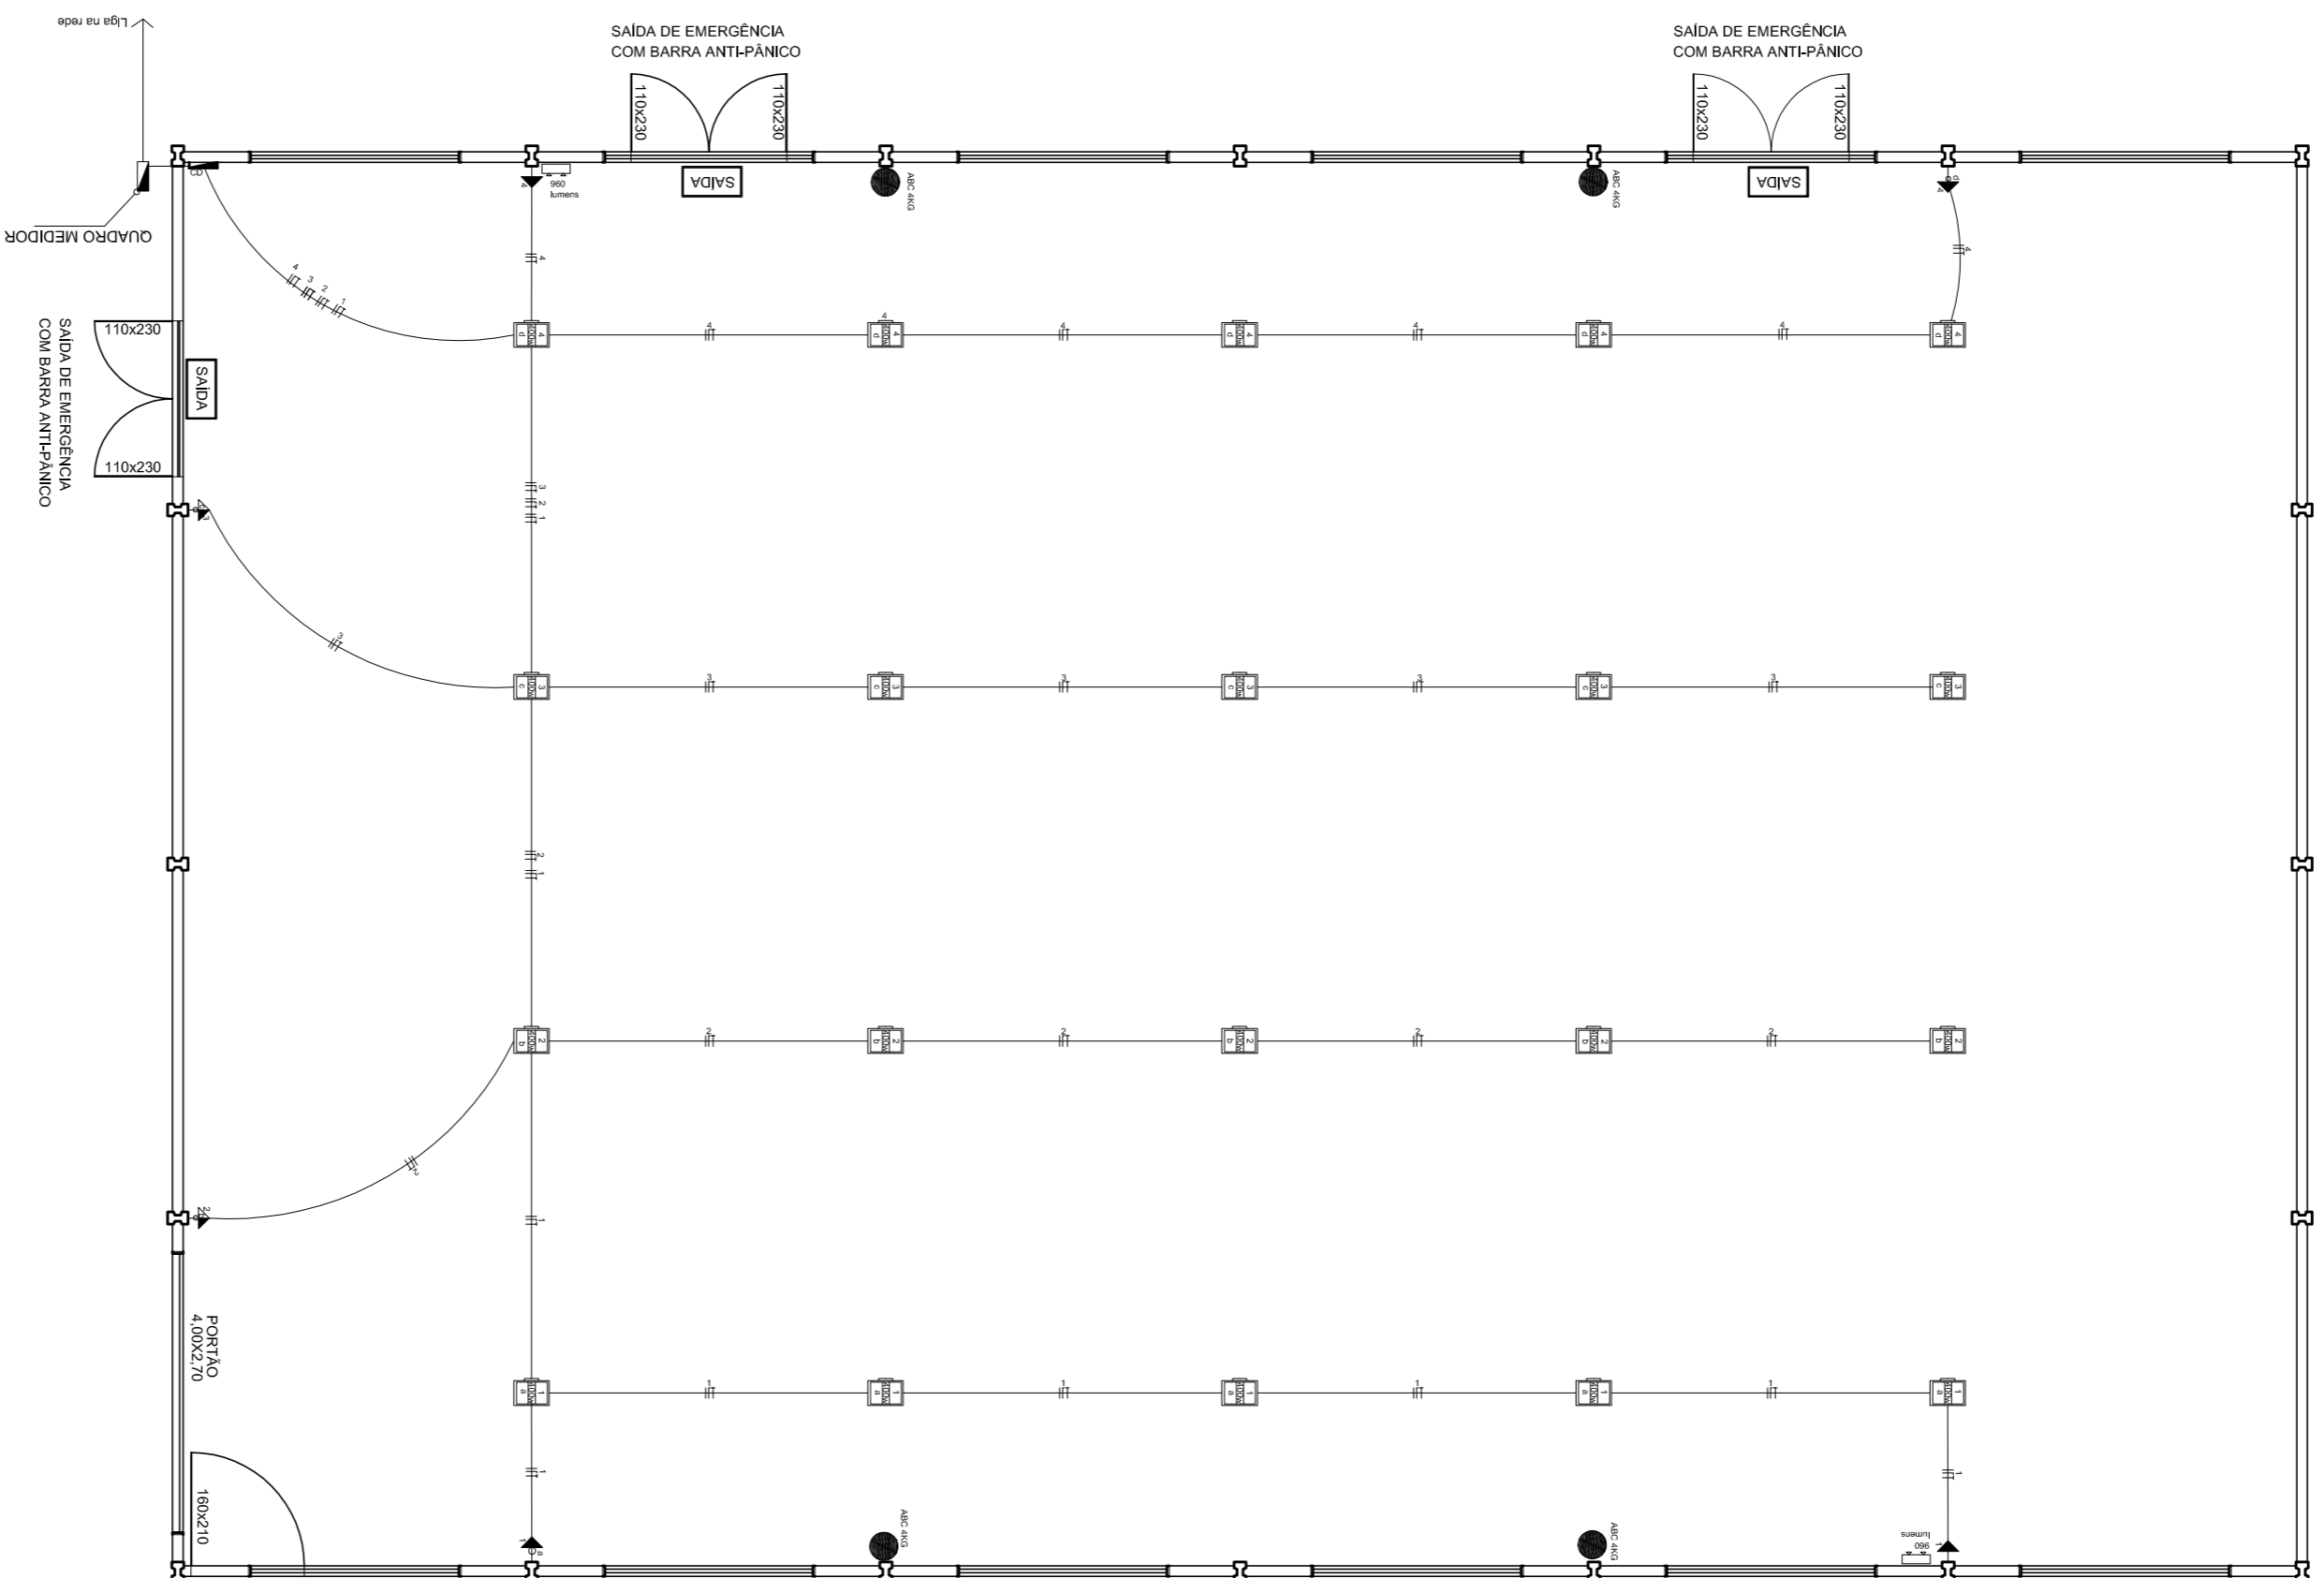

PLANTA PROJETO ELÉTRICO  
ESCALA: 1/100

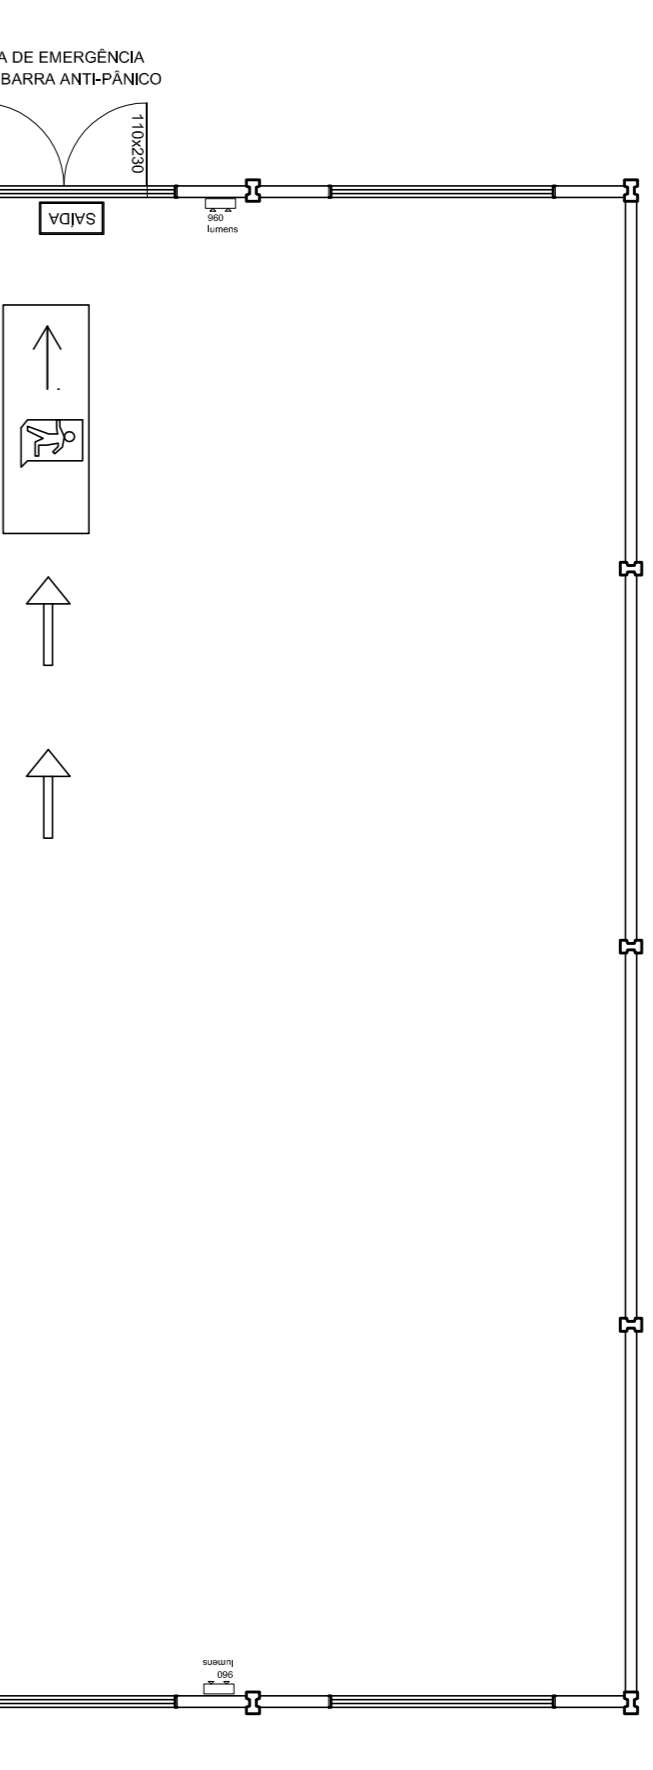

LEGENDA

Indicação Rota de Fuga para Saídas de emergência

PLANTA PPCI  
ESCALA: 1/100

**Sarcila Trintinaia Centenara**

Arquiteta e Urbanista/CAU: A137218-1

**PLANTA BAIXA,  
FACHADAS E CORTE**

Prefeitura Municipal de Vista Alegre/RS	Prontidão: 3/3	Data: 17/04/2018
Fechamento Quadra Esportiva Limão São Judas	Escala: Indicada	Área: 600,00 m <sup>2</sup>

Tarcia Trintinaia Centenara  
ARQUITETA E URBANISTA - CAU: A137218-1

Almar Antônio Zanatta  
PREFEITO MUNICIPAL